




PIANO RIALZATO

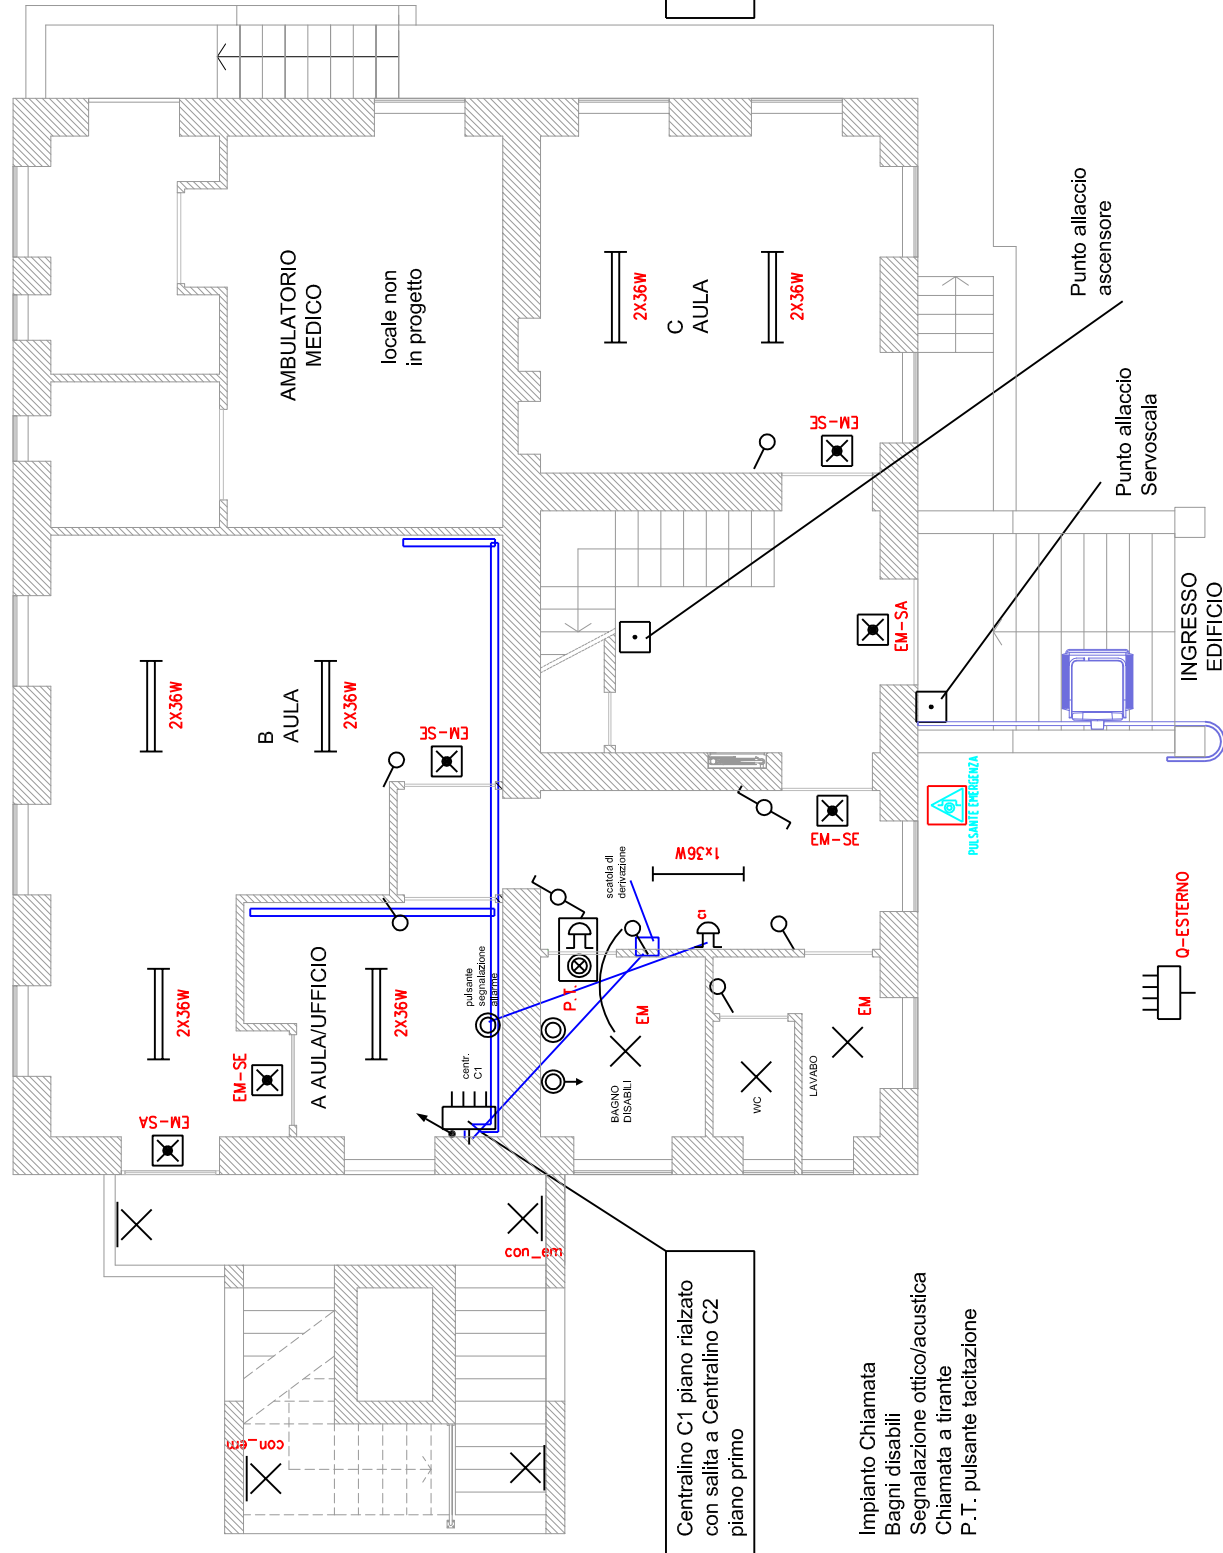


PIANO PRIMO

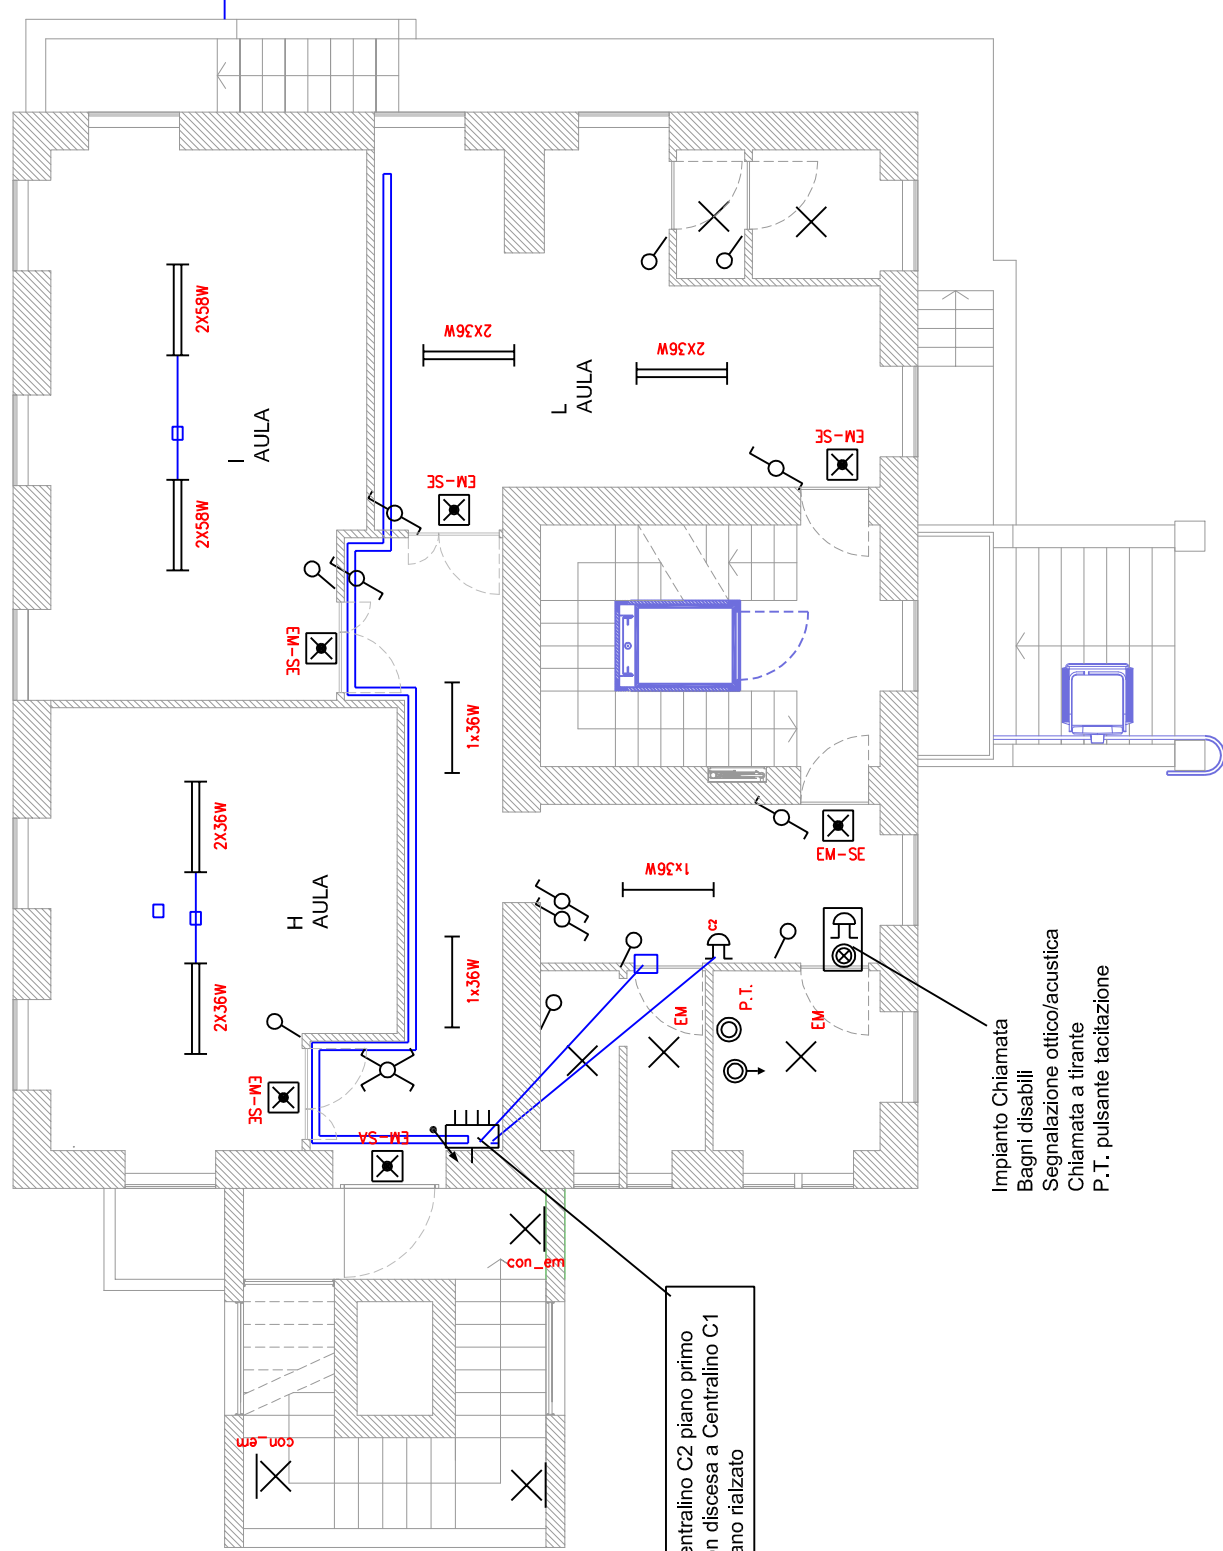

PIANO RIALZATO

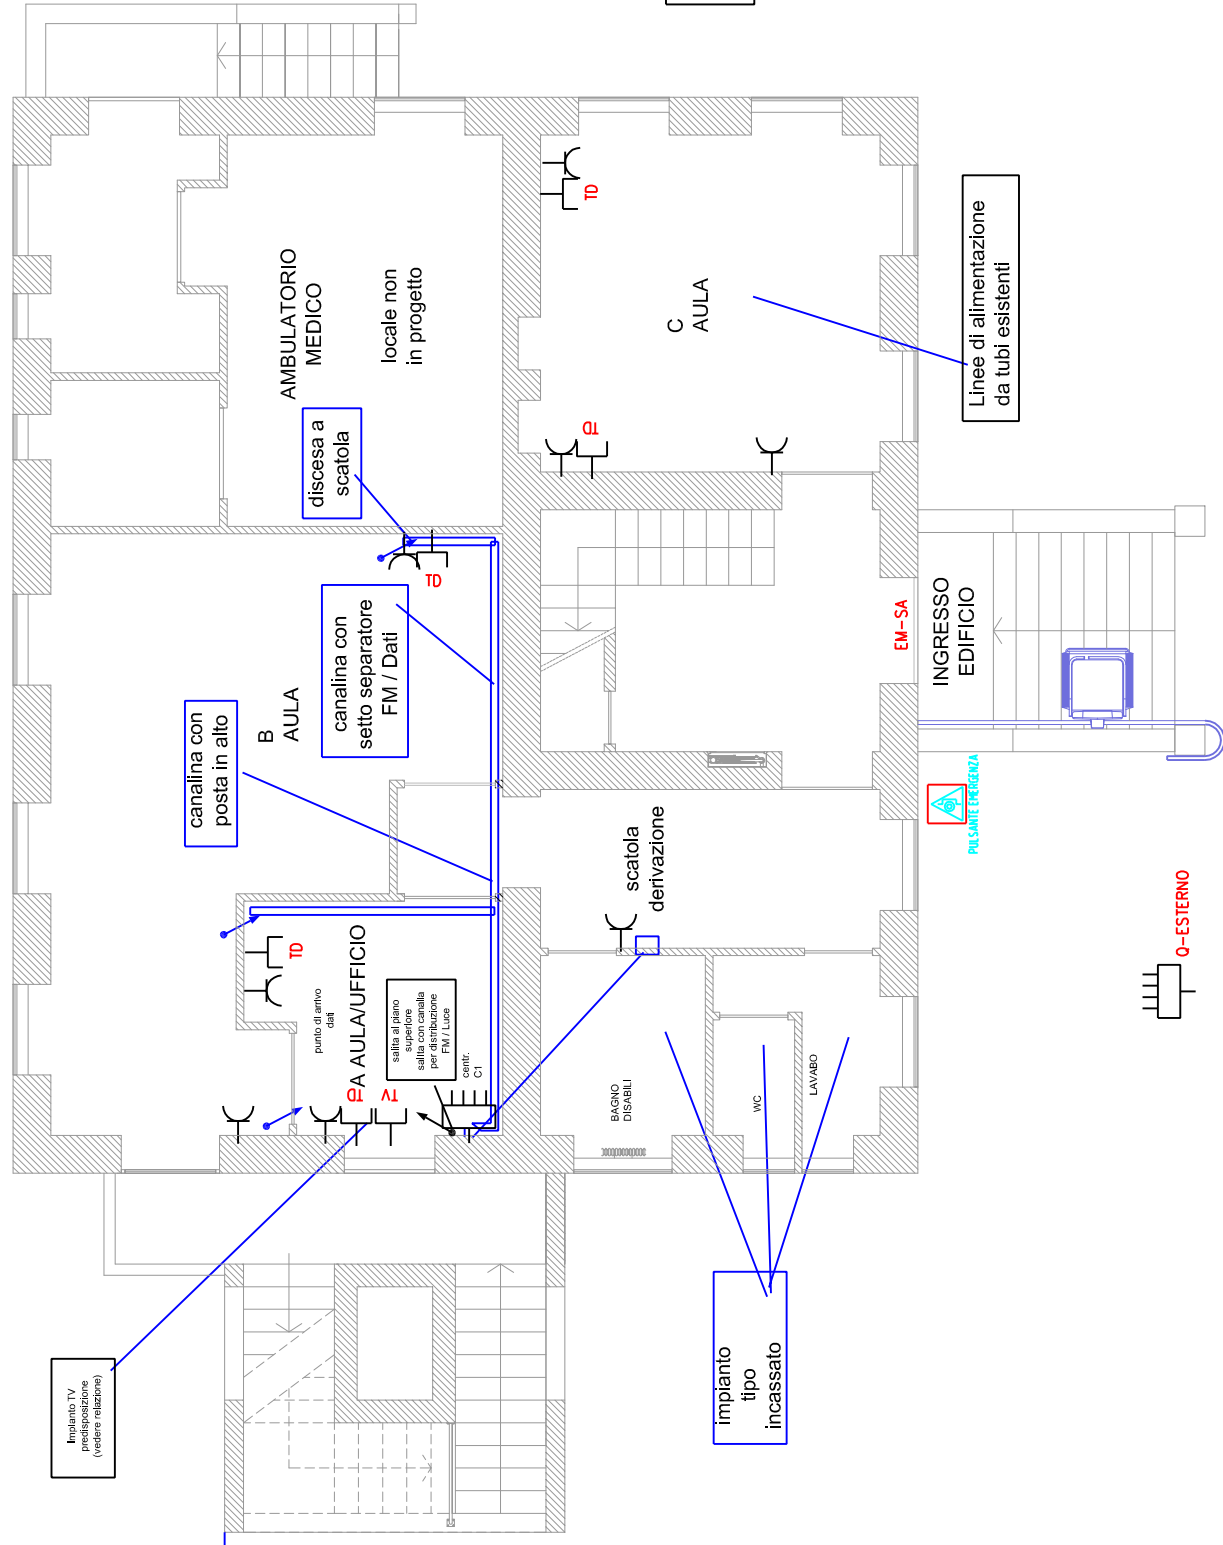

PIANO PRIMO

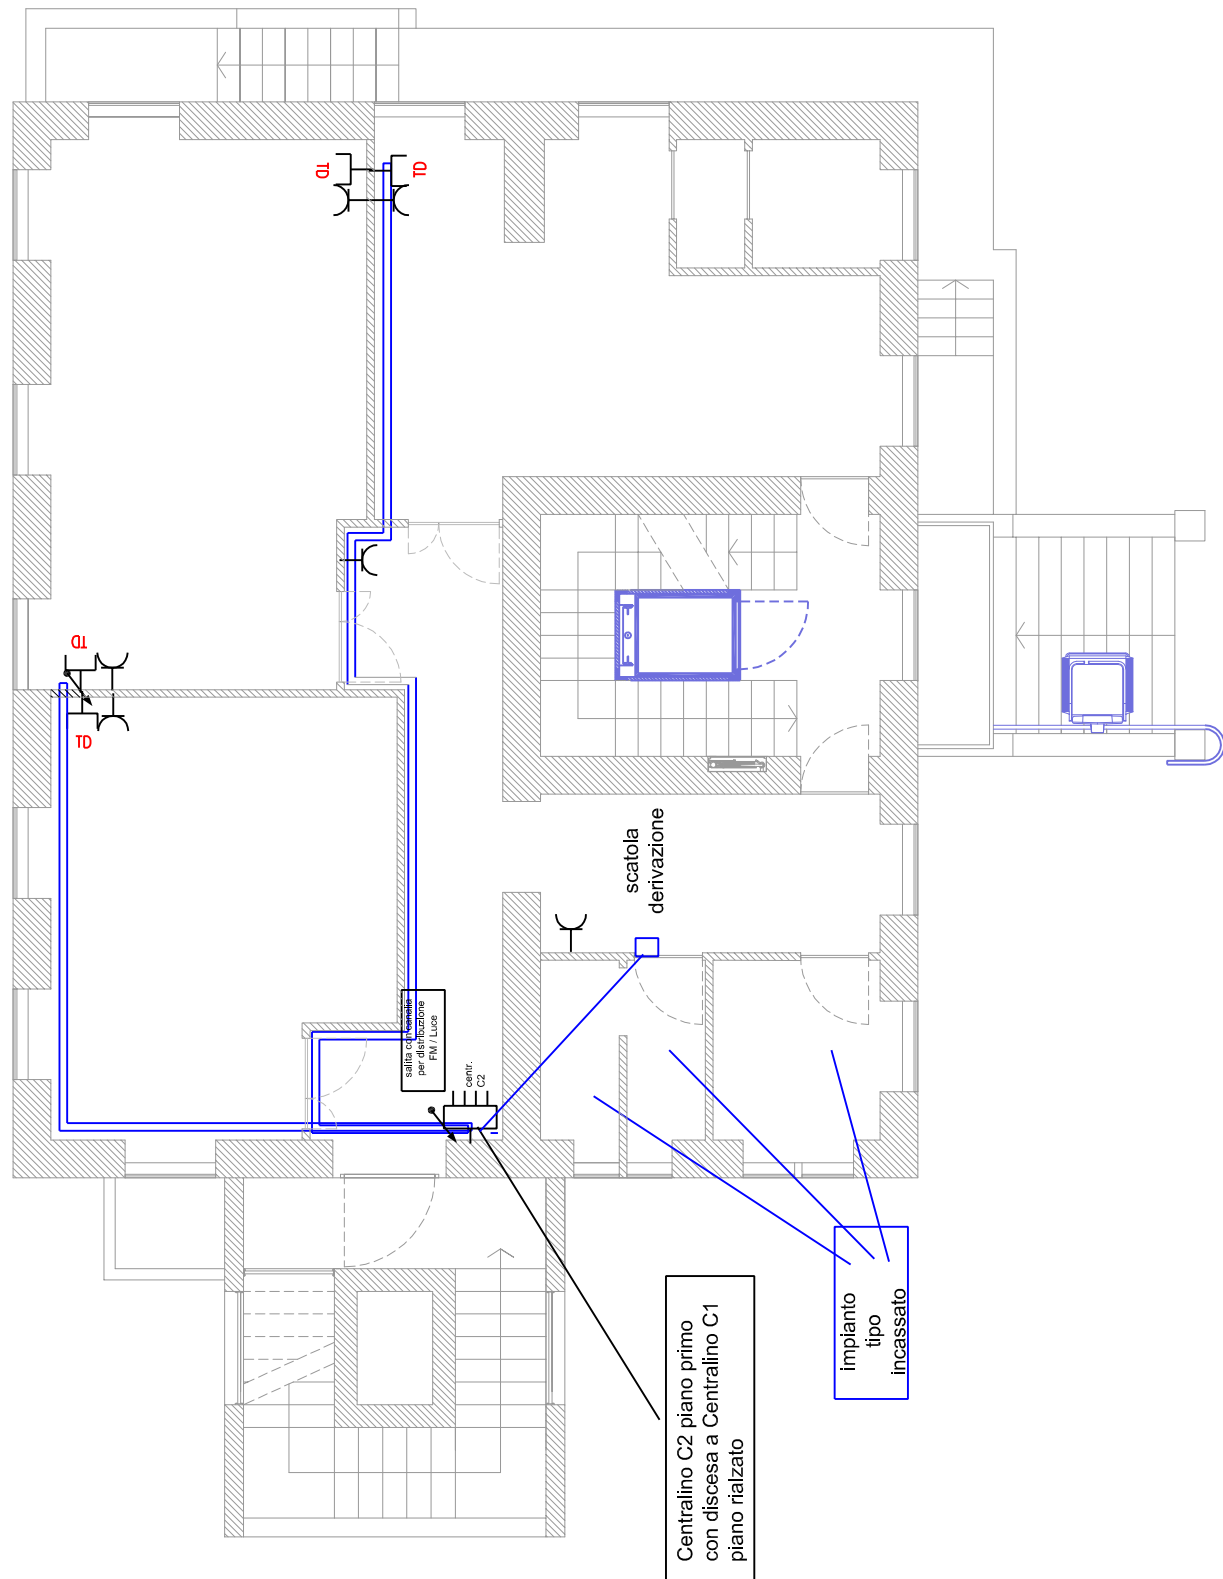

STUDIO D'INGEGNERIA Dott. Ing. Roberto Stroppa INGEGNERIA CIVILE, IDRAULICA, AMBIENTALE 28865 – Crevinolaso (VB) Via Sempione, 125 Phone +39 0324 33523 Fax +39 0324 34070 E-mail: ingstroppa@gmail.com		COMITATE COMUNE DI MACUGNAGA Piazza Municipio n.1 - 28876 Macugnaga (VB)		DATA STESURA 14.06.2013	DATA AGGIORNAMENTO
LAVORI LAVORI DI MANUTENZIONE STRAORDINARIA, ADEGUAMENTO SICUREZZA E RIQUALIFICAZIONE ENERGETICA DELLA SCUOLA ELEMENTARE "ITALO HOR" DI PESTARENA "PROGETTO ESECUTIVO"		DISEGNO N. 13B	SCALA 1:100		
055.10 IM- IMPIANTO ELETTRICO - PRESE, COMANDI, ILLUMINAZIONE		PROGETTISTA Dott. Ing. Roberto Stroppa Albo Professionale degli Ingegneri della Prov. del VCO - n. 143			
ANNOTAZIONI A termine delle allegati legal questo disegno non può essere copiato, riprodotto, comunicato a terzi senza autorizzazione					