



PIANO RIALZATO

0,00 m

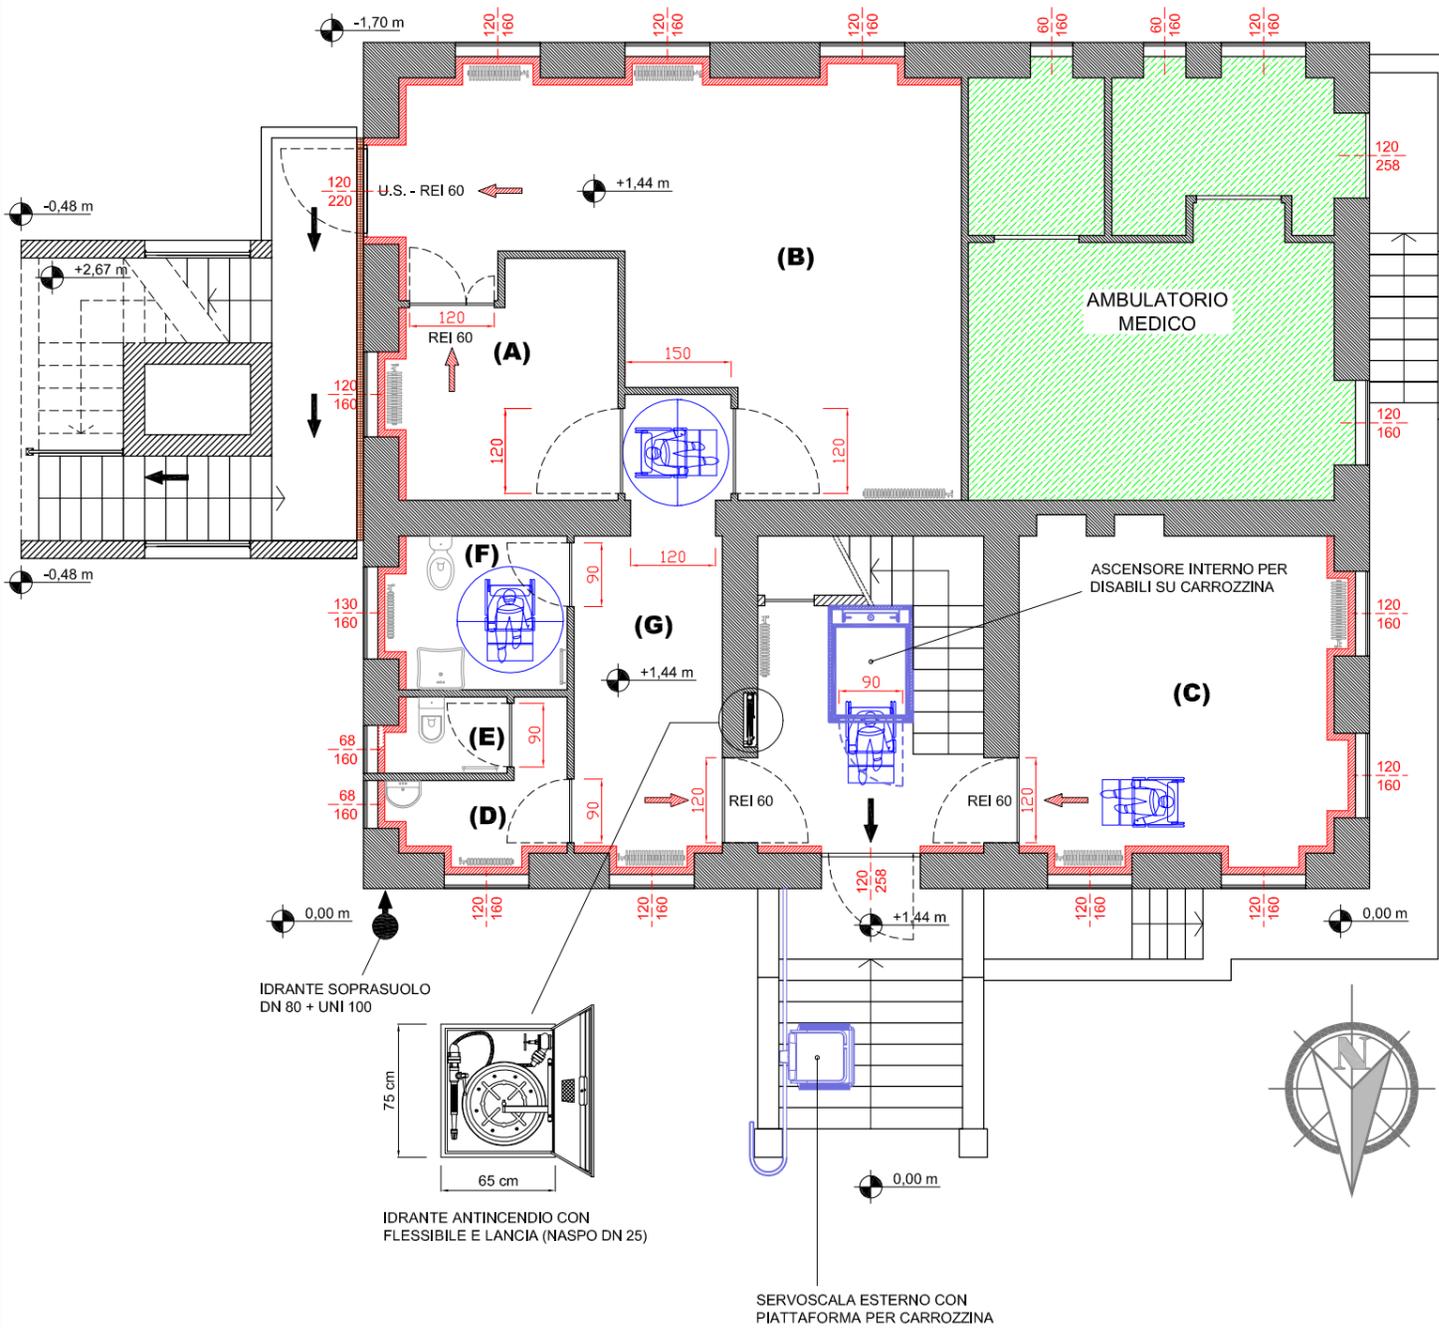

PIANO PRIMO

0,00 m

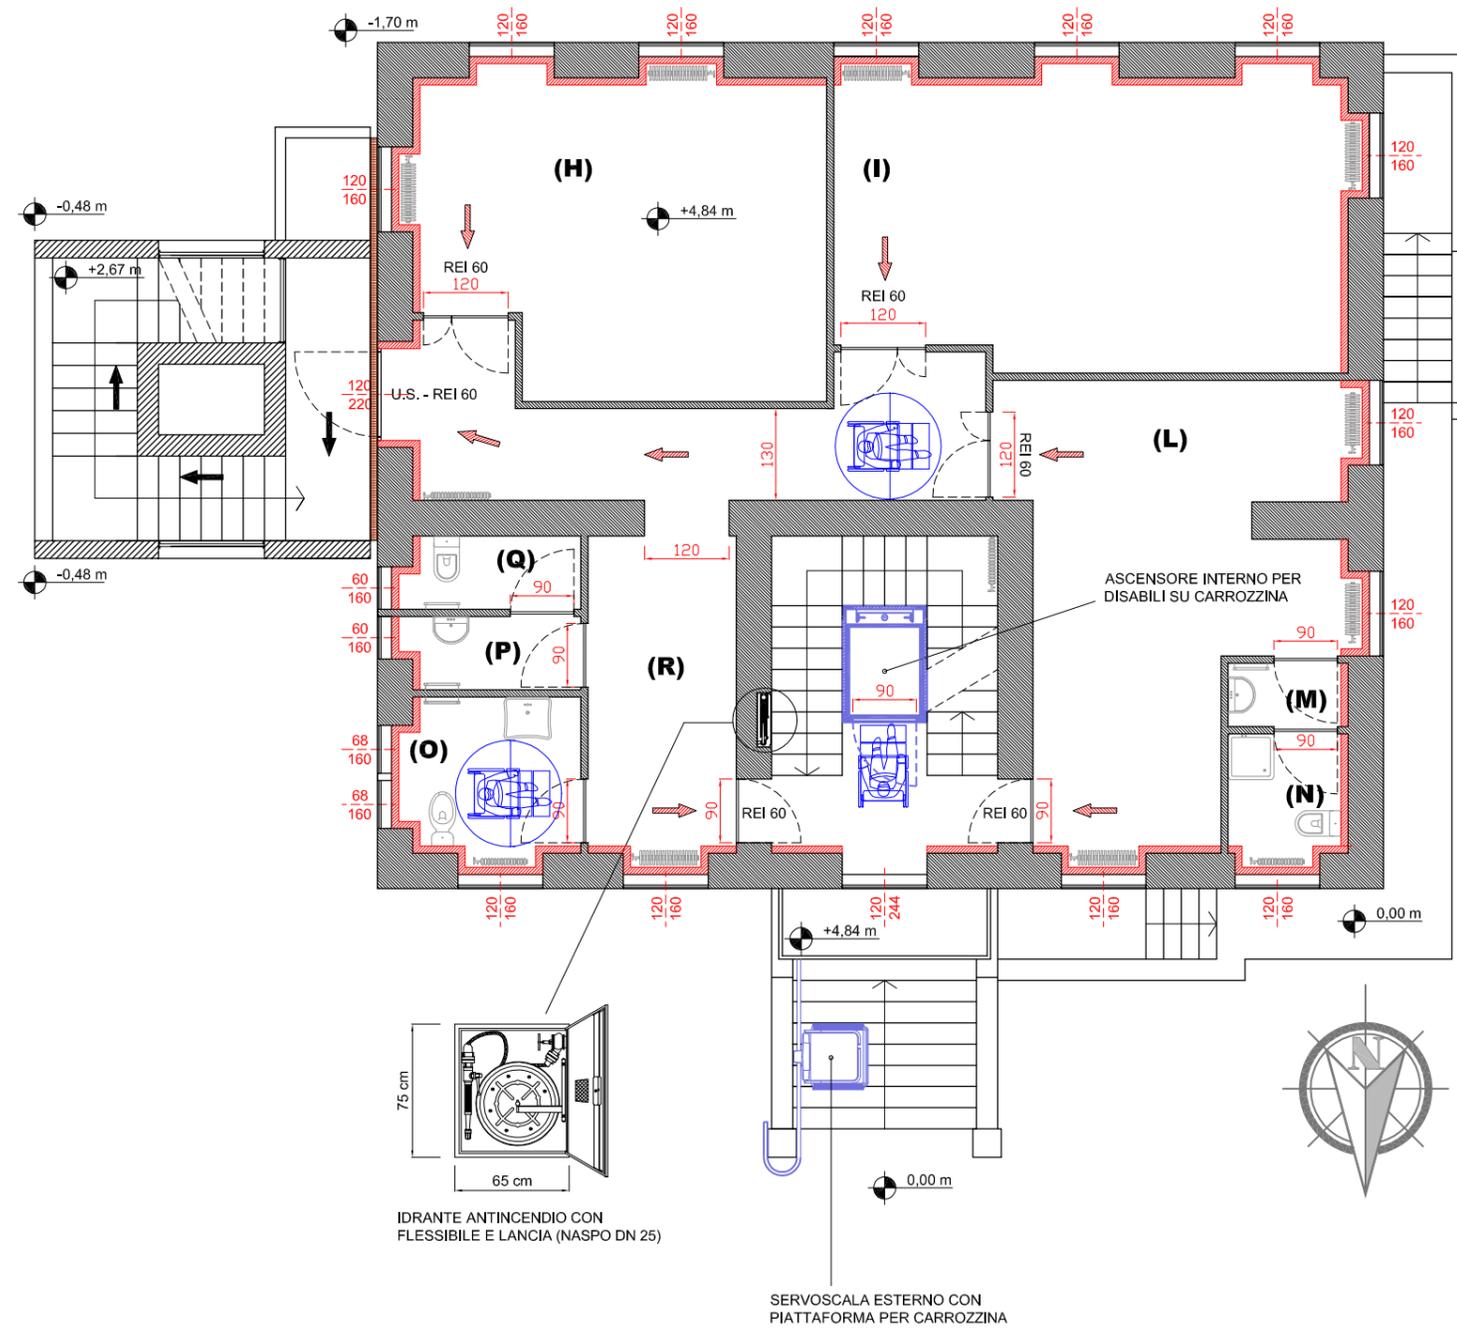

ANNOTAZIONI

TUTTE LE PORTE REI 60 SONO DOTATE DI MANIGLIONE ANTIPANICO

- ➔ PERCORSO DI USCITA ORIZZONTALE
- ➡ PERCORSO DI USCITA VERSO IL BASSO

- | | |
|---|--|
| A) UFFICIO: Sup. = 18,96 mq - Vol. = 59,72 mc | I) AULA: Sup. = 38,19 mq - Vol. = 114,57 mc |
| B) AULA: Sup. = 25,44 mq - Vol. = 80,14 mc | L) AULA LABORATORIO: Sup. = 29,07 mq - Vol. = 87,21 mc |
| C) AULA: Sup. = 20,20 mq - Vol. = 63,63 mc | M) ANTIBAGNO: Sup. = 1,44 mq - Vol. = 4,32 mc |
| D) LAVABO: Sup. = 3,48 mq - Vol. = 10,96 mc | N) BAGNO: Sup. = 2,84 mq - Vol. = 8,52 mc |
| E) WC: Sup. = 1,72 mq - Vol. = 5,42 mc | O) BAGNO DISABILI: Sup. = 5,48 mq - Vol. = 16,44 mc |
| F) BAGNO DISABILI: Sup. = 5,30 mq - Vol. = 16,70 mc | P) LAVABO: Sup. = 3,66 mq - Vol. = 10,98 mc |
| G) DISIMPEGNO: Sup. = 12,37 mq - Vol. = 38,96 mc | Q) WC: Sup. = 1,38 mq - Vol. = 4,14 mc |
| H) AULA: Sup. = 25,39 mq - Vol. = 76,17 mc | R) DISIMPEGNO: Sup. = 12,37 mq - Vol. = 37,11 mc |

STUDIO D'INGEGNERIA Dott. Ing. Roberto Stroppa <small>INGEGNERIA CIVILE, IDRAULICA, AMBIENTALE</small> 28865 - Crevoladossola (VB) via Sempione, 123 Phone +39 0324 33523 Fax +39 0324 340270 E-mail: ingstroppa@gmail.com	COMMITTENTE COMUNE DI MACUGNAGA Piazza Municipio n.1 - 28876 Macugnaga (VB)	DATA STESURA 14.06.2013	DATA AGGIORNAMENTO	
	LAVORI LAVORI DI MANUTENZIONE STRAORDINARIA, ADEGUAMENTO SICUREZZA E RIQUALIFICAZIONE ENERGETICA DELLA SCUOLA ELEMENTARE "ITALO HOR" DI PESTARENA "PROGETTO ESECUTIVO"	DISEGNO N. 8	SCALA 1:100	
	OGGETTO TAV. ELIMINAZIONE BARRIERE ARCHITETTONICHE SICUREZZA ANTINCENDIO	PROGETTISTA Dott. Ing. Roberto Stroppa Albo Professionale degli Ingegneri della Prov. del VCO - n.143		
	ANNOTAZIONI A termine delle vigenti leggi questo disegno non può essere copiato, riprodotto, comunicato a terzi senza nostra autorizzazione			